


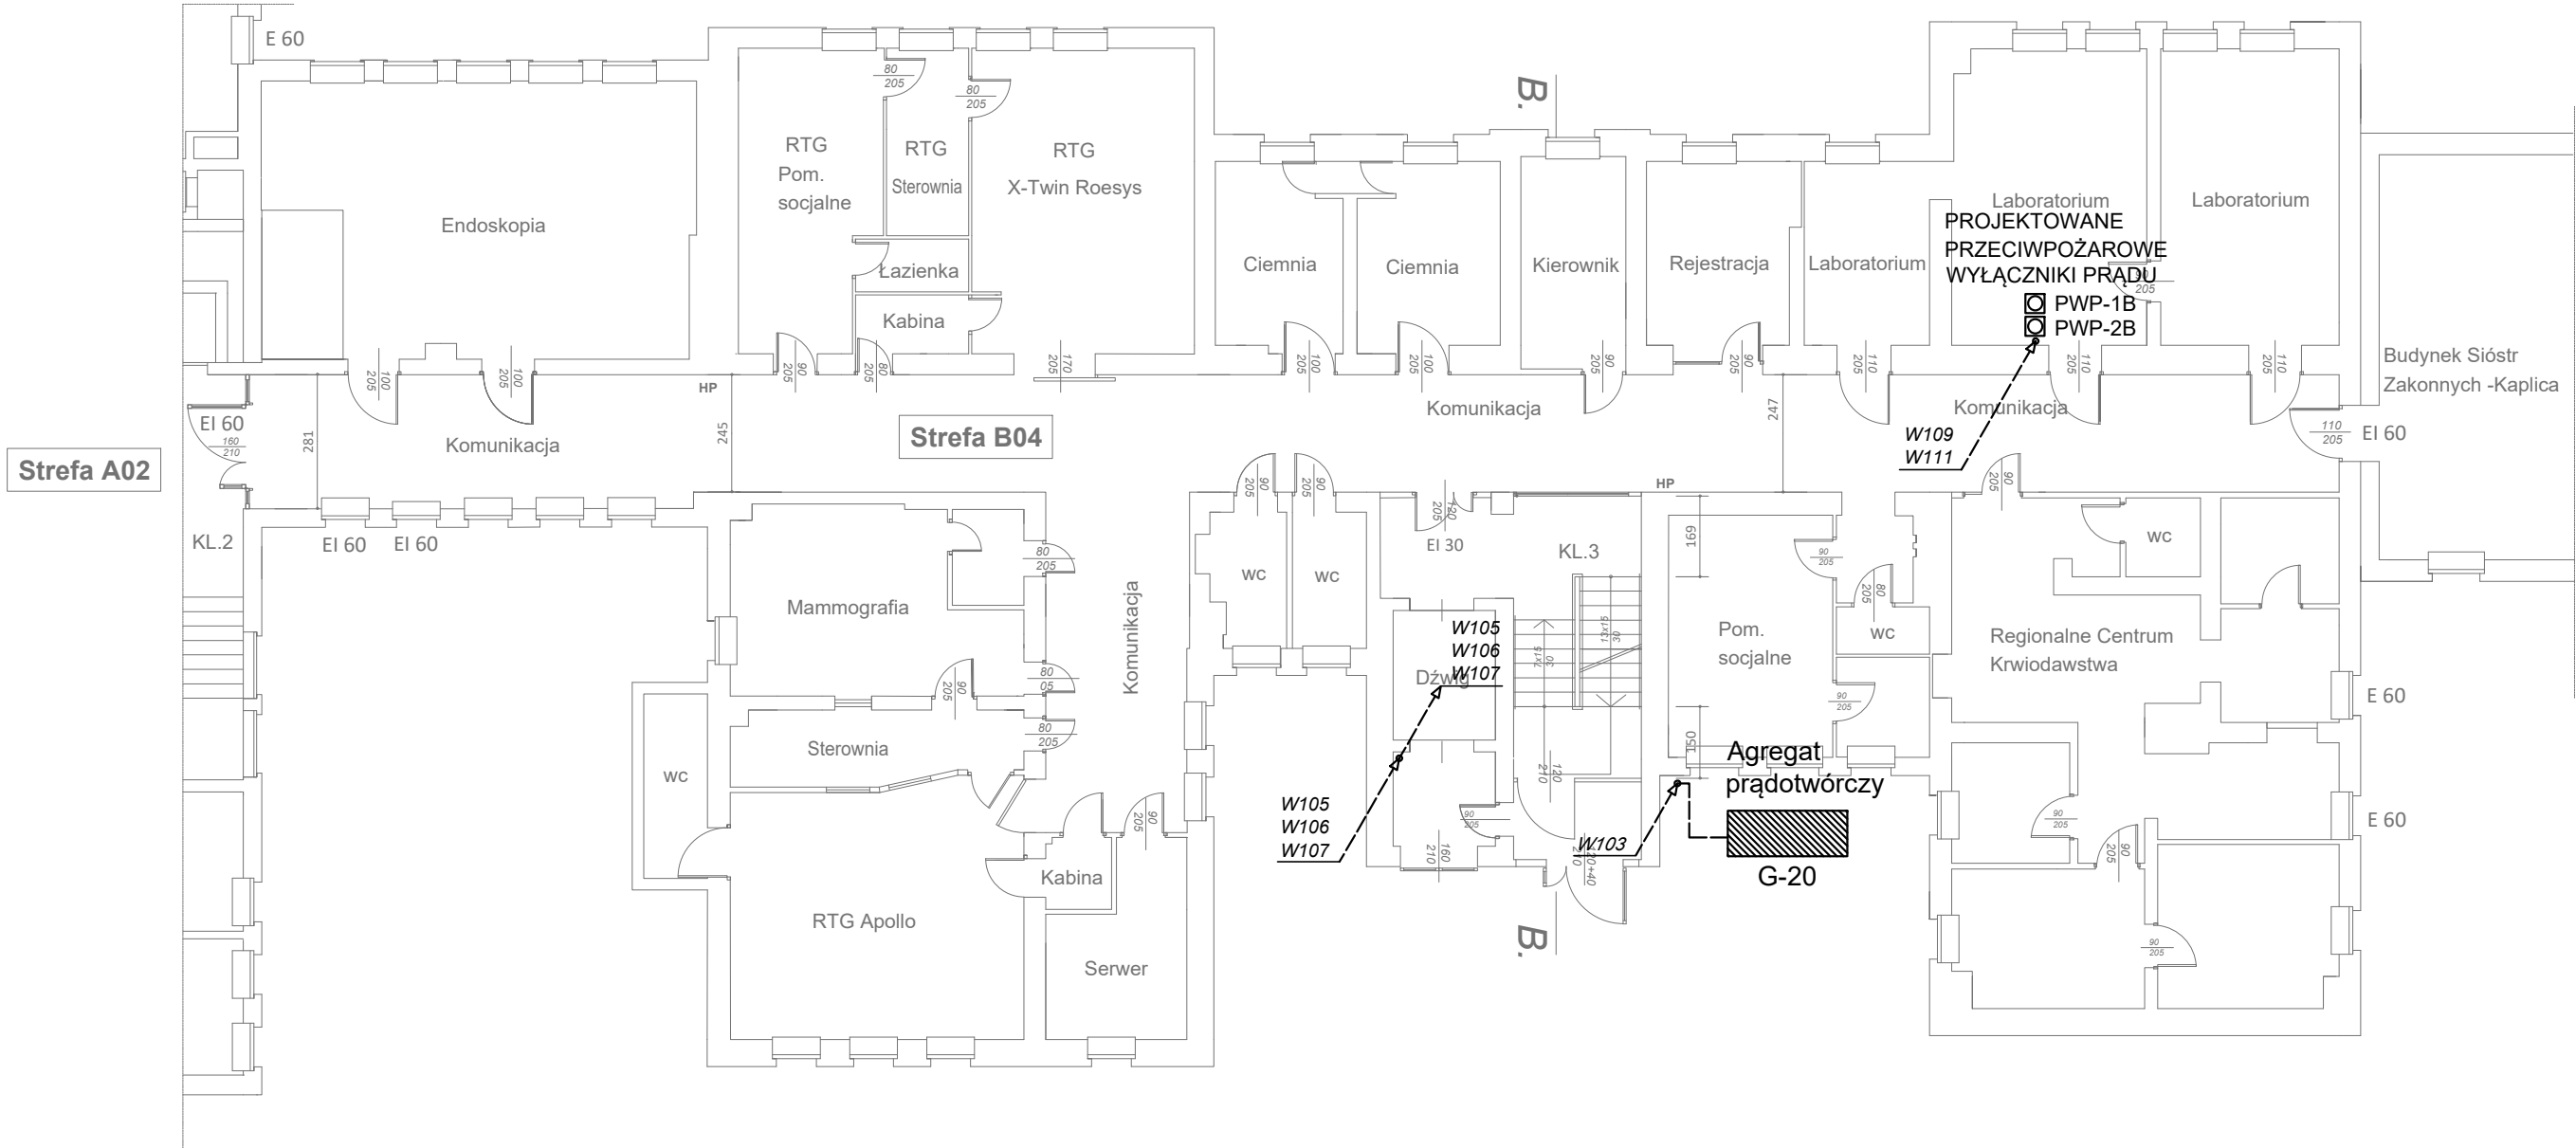

Urządzenia istniejące:
- G20 - agregat prądotwórczy 20 kVA

Urządzenia projektowane:
- PWP-1B - przycisk przeciwpożarowego wyłączenia prądu (rozdzielnice i agregaty)
- PWP-2B - przycisk przeciwpożarowego wyłączenia prądu (zasilacze UPS)

W105, W106, W107, W109, W111 - FLAME-X 950 (N)HXH FE180/E90 3x2,5
W103 - YKY 3x2,5

BIURO PROJEKTOWE ELKO Grażyna Konieczka ul.Gałczyńskiego 22 60-194 Poznań		TYTUŁ RYSUNKU BUDYNEK "B" RZUT PARTERU	
INWESTOR Szpital Powiatowy SP ZOZ ul. Suniennicza 13 64-500 Szamotuły		PROJEKTOWAŁ mgr inż. Dariusz Furmanowicz upr. nr WKP0406/POOE/11	PODPIS
INWESTYCJA Instalacja przeciwpożarowego wyłącznika prądu		SPRAWDZAJĄCY mgr inż. Ryszard Konieczka upr. nr 302/81/Pw	PODPIS
BRANŻA Instalacje elektryczne	STADIUM / DATA PW 03.2018	SKALA 1:150	NR RYSUNKU E-03