


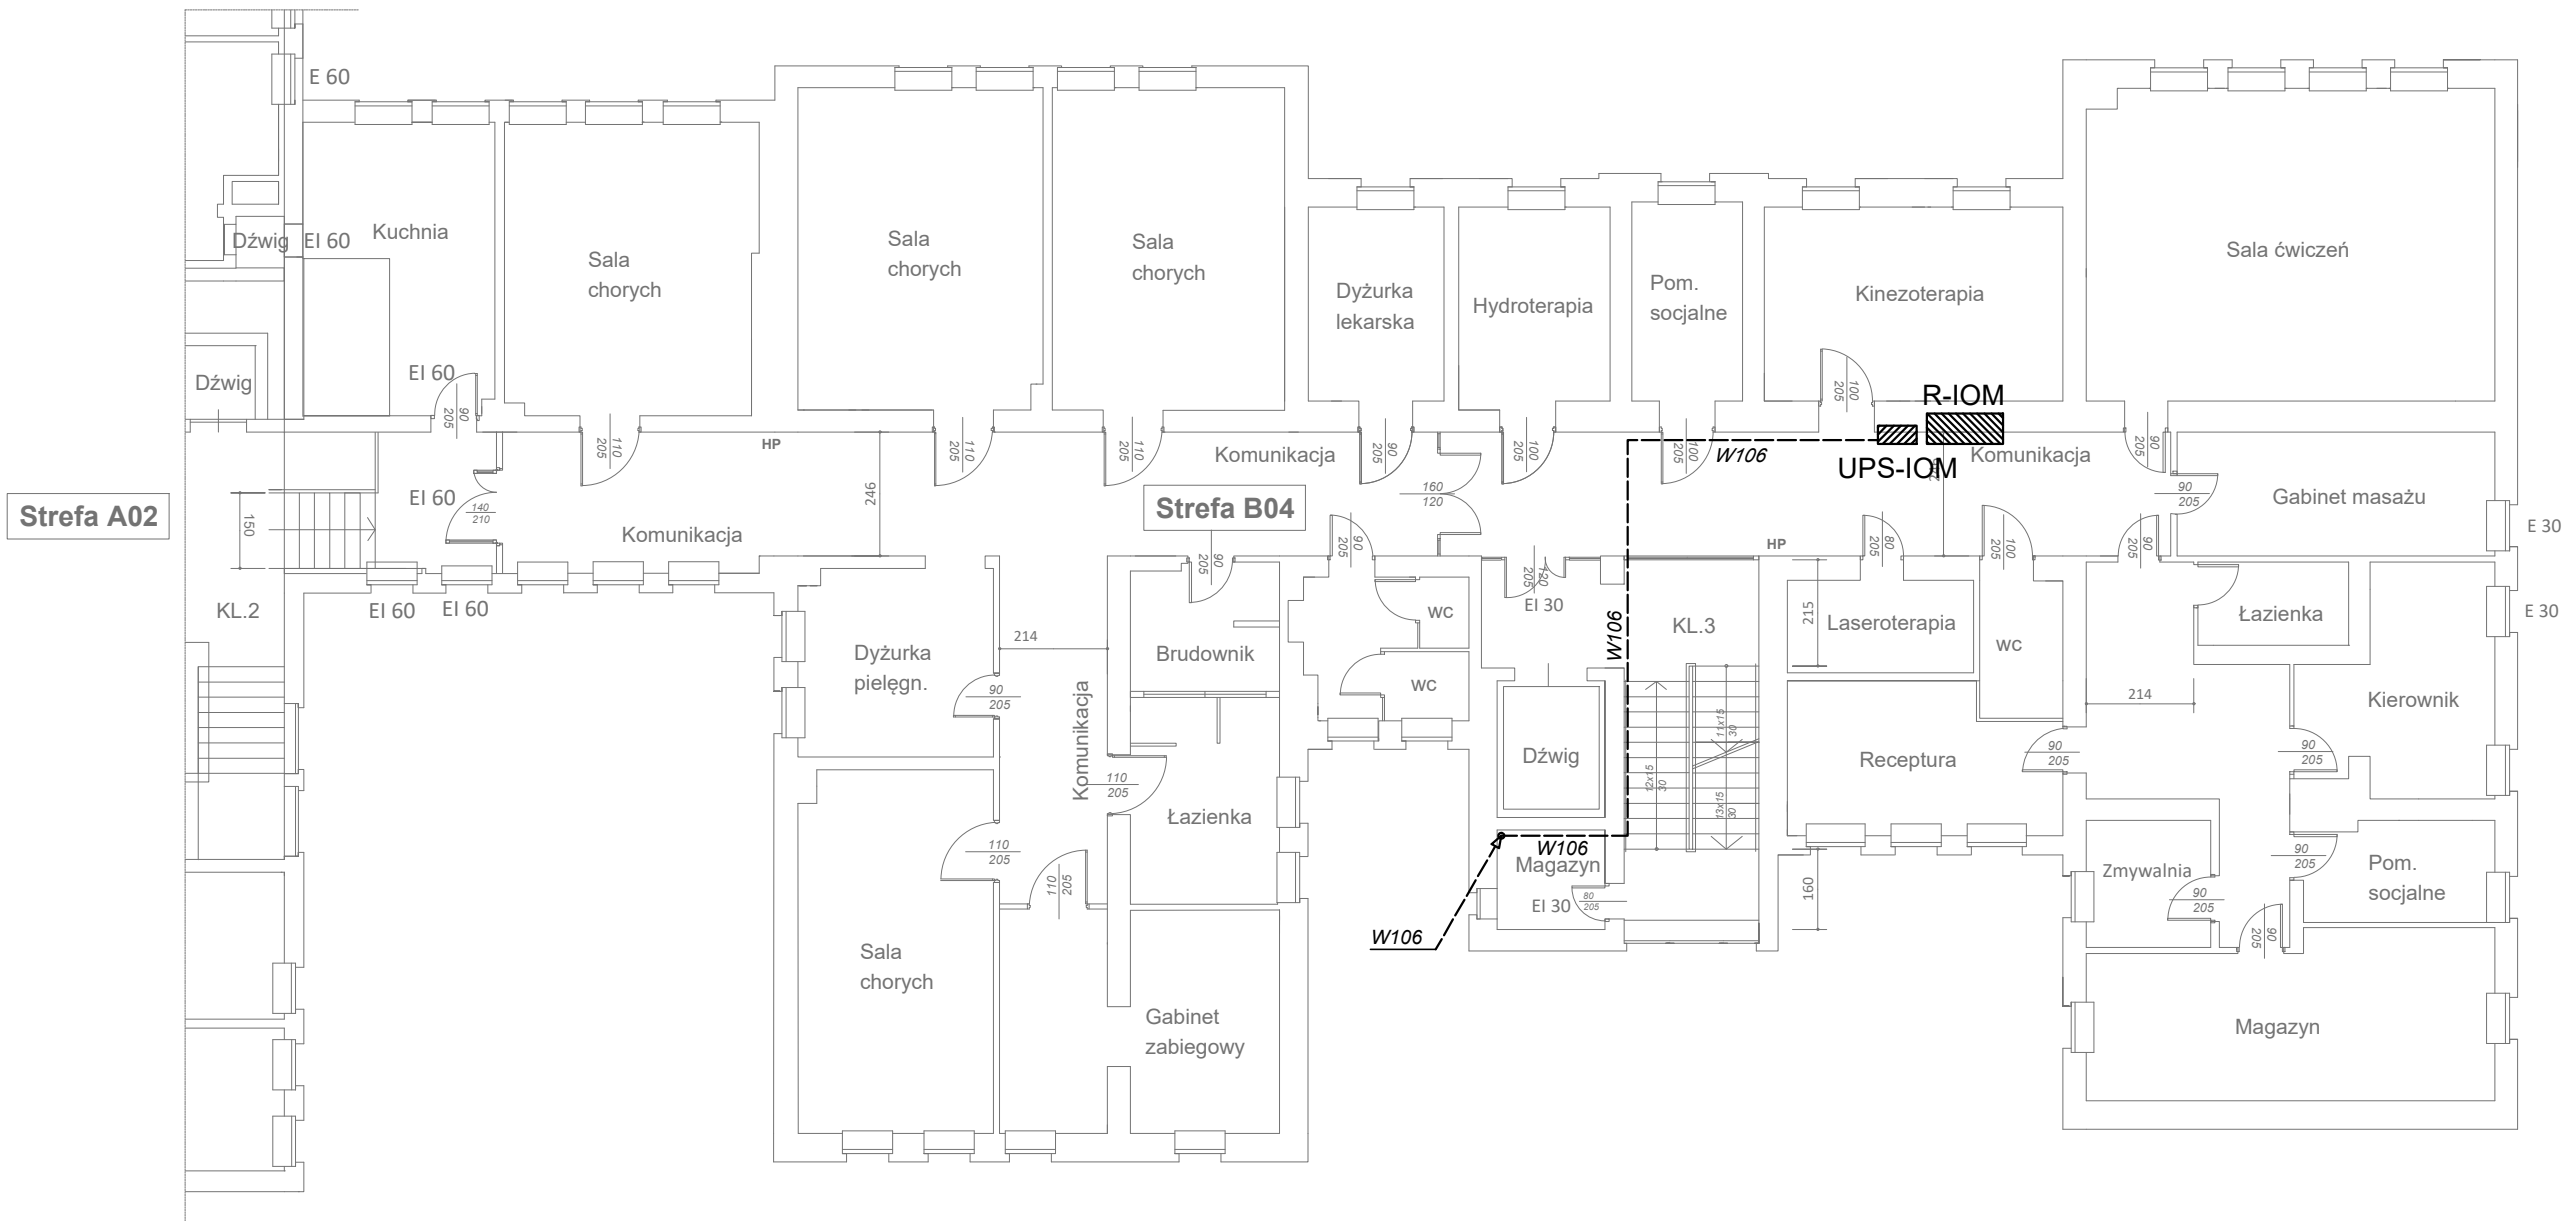

Urządzenia istniejące:

- R-IOM - rozdzielnica zasilania oddziału Intensywnej Opieki Medycznej
- UPS-IOM - zasilacz UPS współpracujący z siecią zasilającą oddziału Intensywnej Opieki Medycznej

W106 - FLAME-X 950 (N)HXH FE180/E90 3x2,5

BIURO PROJEKTOWE ELKO Grażyna Konieczka ul. Gałczyńskiego 22 60-194 Poznań		TYTUŁ RYSUNKU BUDYNEK "B" RZUT PIĘTRA 3	
INWESTOR Szpital Powiatowy SP ZOZ ul. Suniennicza 13 64-500 Szamotuły		PROJEKTOWAŁ mgr inż. Dariusz Furmanowicz upr. nr WKP0406/P00E/11	PODPIS
INWESTYCJA Instalacja przeciwpożarowego wyłącznika prądu		SPRAWDZAJĄCY mgr inż. Ryszard Konieczka upr. nr 302/81/Pw	PODPIS
BRANŻA Instalacje elektryczne	STADIUM / DATA PW 03.2018	SKALA 1:150	NR RYSUNKU E-05