


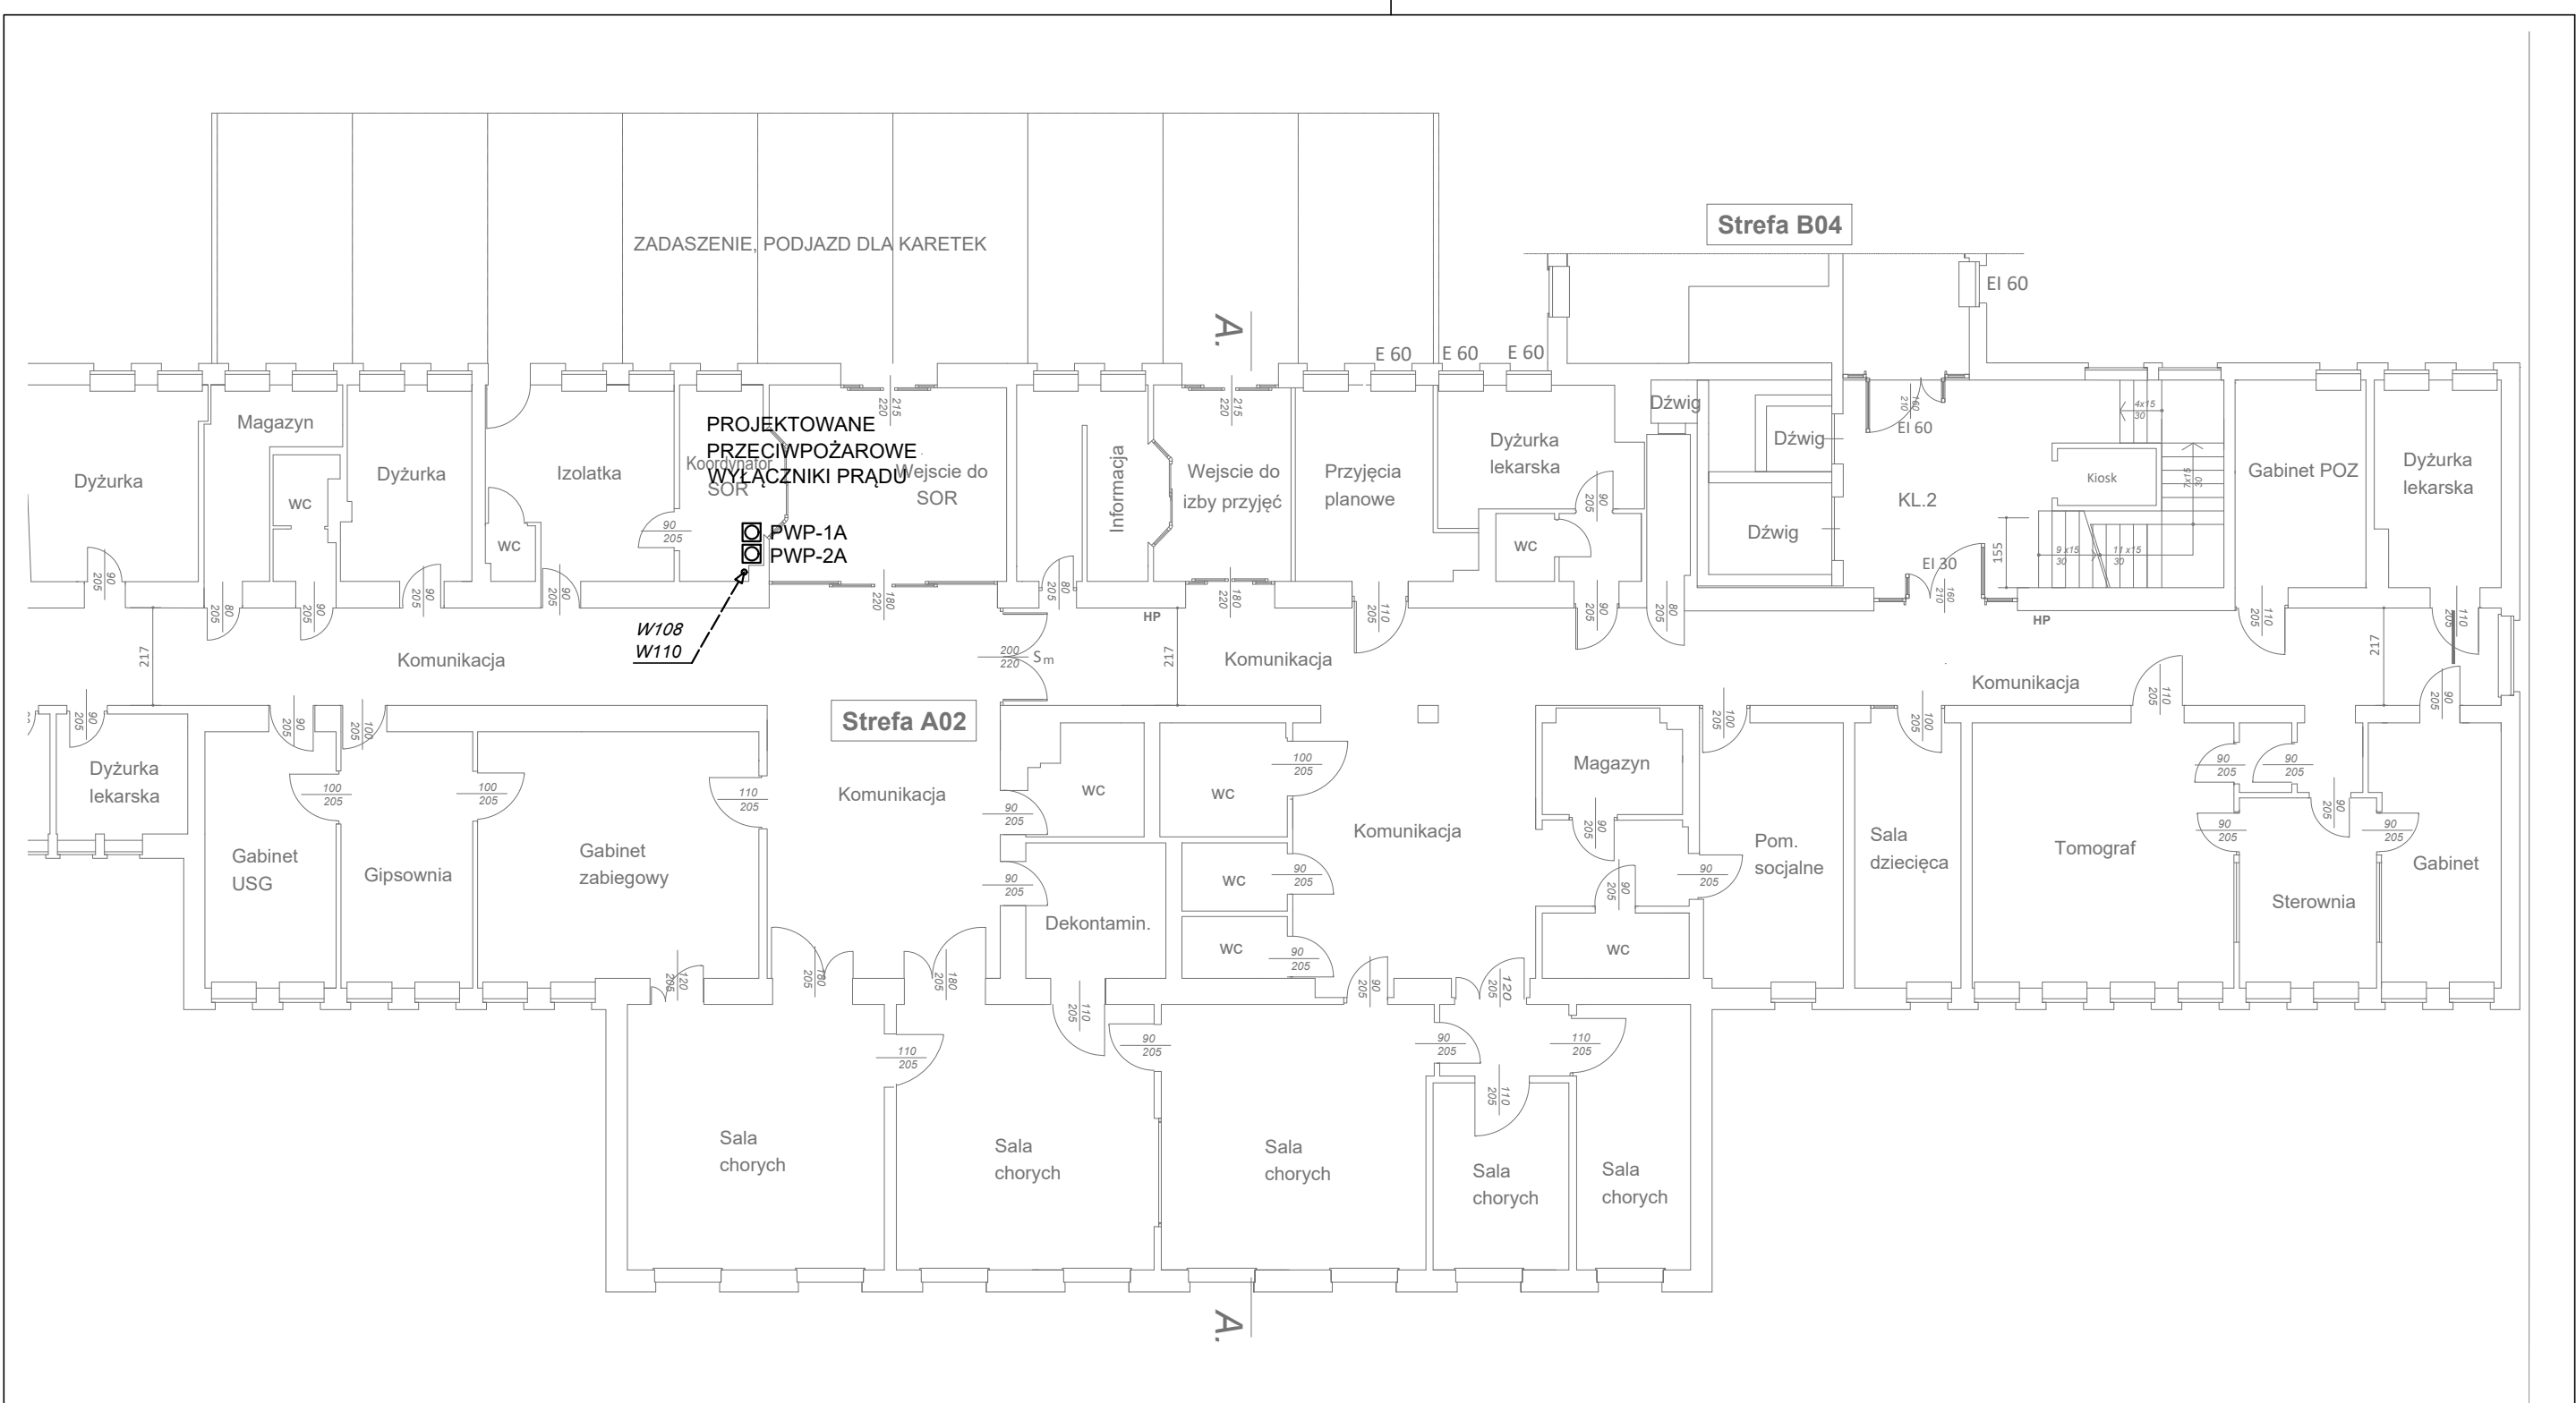

Urządzenia projektowane:
- PWP-1A - przycisk przeciwpożarowego wyłączenia prądu (rozdzielnice i agregaty)
- PWP-2A - przycisk przeciwpożarowego wyłączenia prądu (zasilacze UPS)

W108, W110 - FLAME-X 950 (N)HXH FE180/E90 3x2,5

BIURO PROJEKTOWE ELKO Grażyna Konieczka ul. Gałczyńskiego 22 60-194 Poznań		TYTUŁ RYSUNKU BUDYNEK "A" RZUT PARTERU	
INWESTOR Szpital Powiatowy SP ZOZ ul. Suniennicza 13 64-500 Szamotuły		PROJEKTOWAŁ mgr inż. Dariusz Furmanowicz upr. nr WKP0406/POOE/11	PODPIS
INWESTYCJA Instalacja przeciwpożarowego wyłącznika prądu		SPRAWDZAJĄCY mgr inż. Ryszard Konieczka upr. nr 302/81/Pw	PODPIS
BRANŻA Instalacje elektryczne	STADIUM / DATA PW 03.2018	SKALA 1:150	NR RYSUNKU E-07