


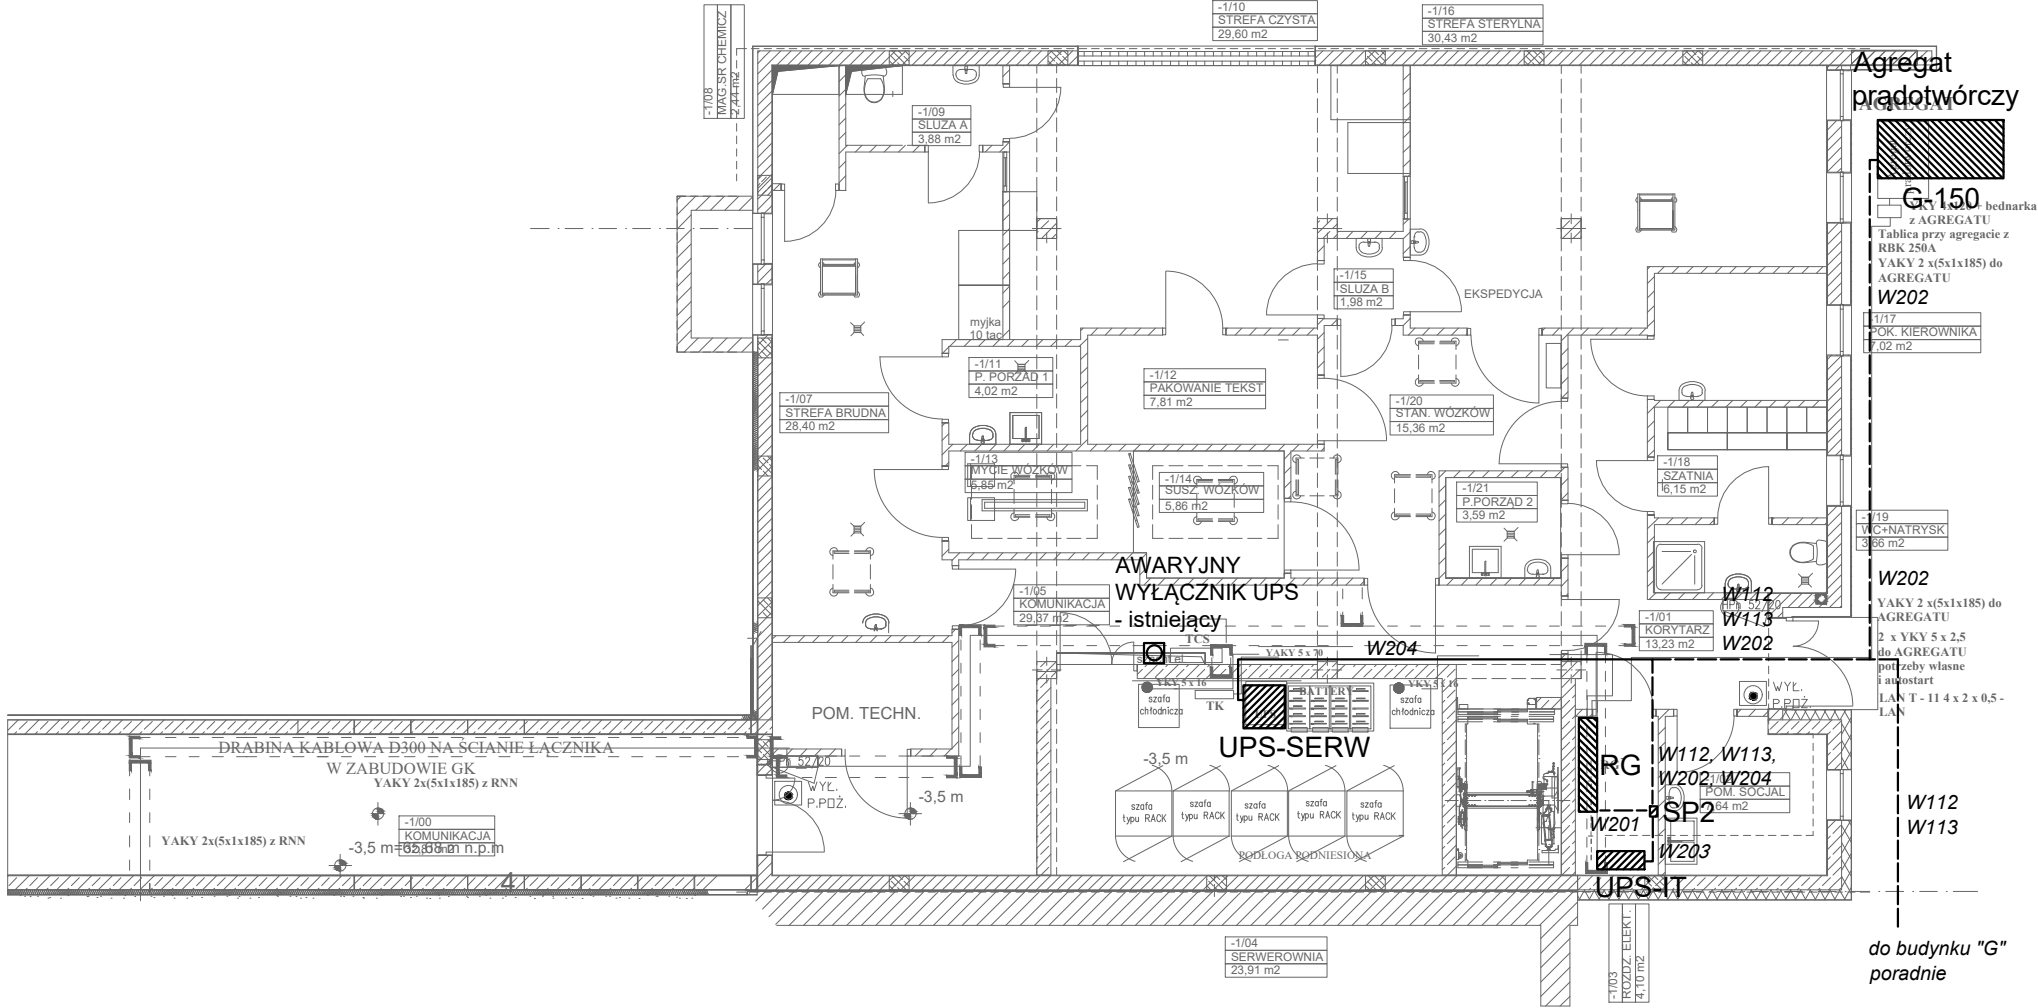

- Urządzenia istniejące:
- RG - rozdzielnica główna nn-0,4 kV Budynku Ochrony Zdrowia
 - UPS-IT - zasilacz UPS współpracujący z siecią zasilającą komputery
 - UPS-SERW - zasilacz UPS pracujący na potrzeby serwerowni

- Urządzenia projektowane:
- SP2 - skrzynka przekaźnikowa instalacji ppoż

W112, W113, W202 - FLAME-X 950 (N)HXH FE180/E90 3x2,5
na zewnątrz YKY 3x2,5
W201, W203, W204 - FLAME-X 950 (N)HXH FE180/E90 3x1,5

BIURO PROJEKTOWE ELKO Grażyna Konieczka ul.Gałczyńskiego 22 60-194 Poznań		TYTUŁ RYSUNKU BUDYNEK OCHRONY ZDROWIA RZUT PRZYZIEMI	
INWESTOR Szpital Powiatowy SP ZOZ ul. Suniennicza 13 64-500 Szamotuły		PROJEKTOWAŁ mgr inż. Dariusz Furmanowicz upr. nr WKP0406/POOE/11	PODPIS
INWESTYCJA Instalacja przeciwpożarowego wyłącznika prądu		SPRAWDZAJĄCY mgr inż. Ryszard Konieczka upr. nr 302/81/Pw	PODPIS
BRANŻA Instalacje elektryczne	STADIUM / DATA PW 03.2018	SKALA 1:150	NR RYSUNKU E-08